 









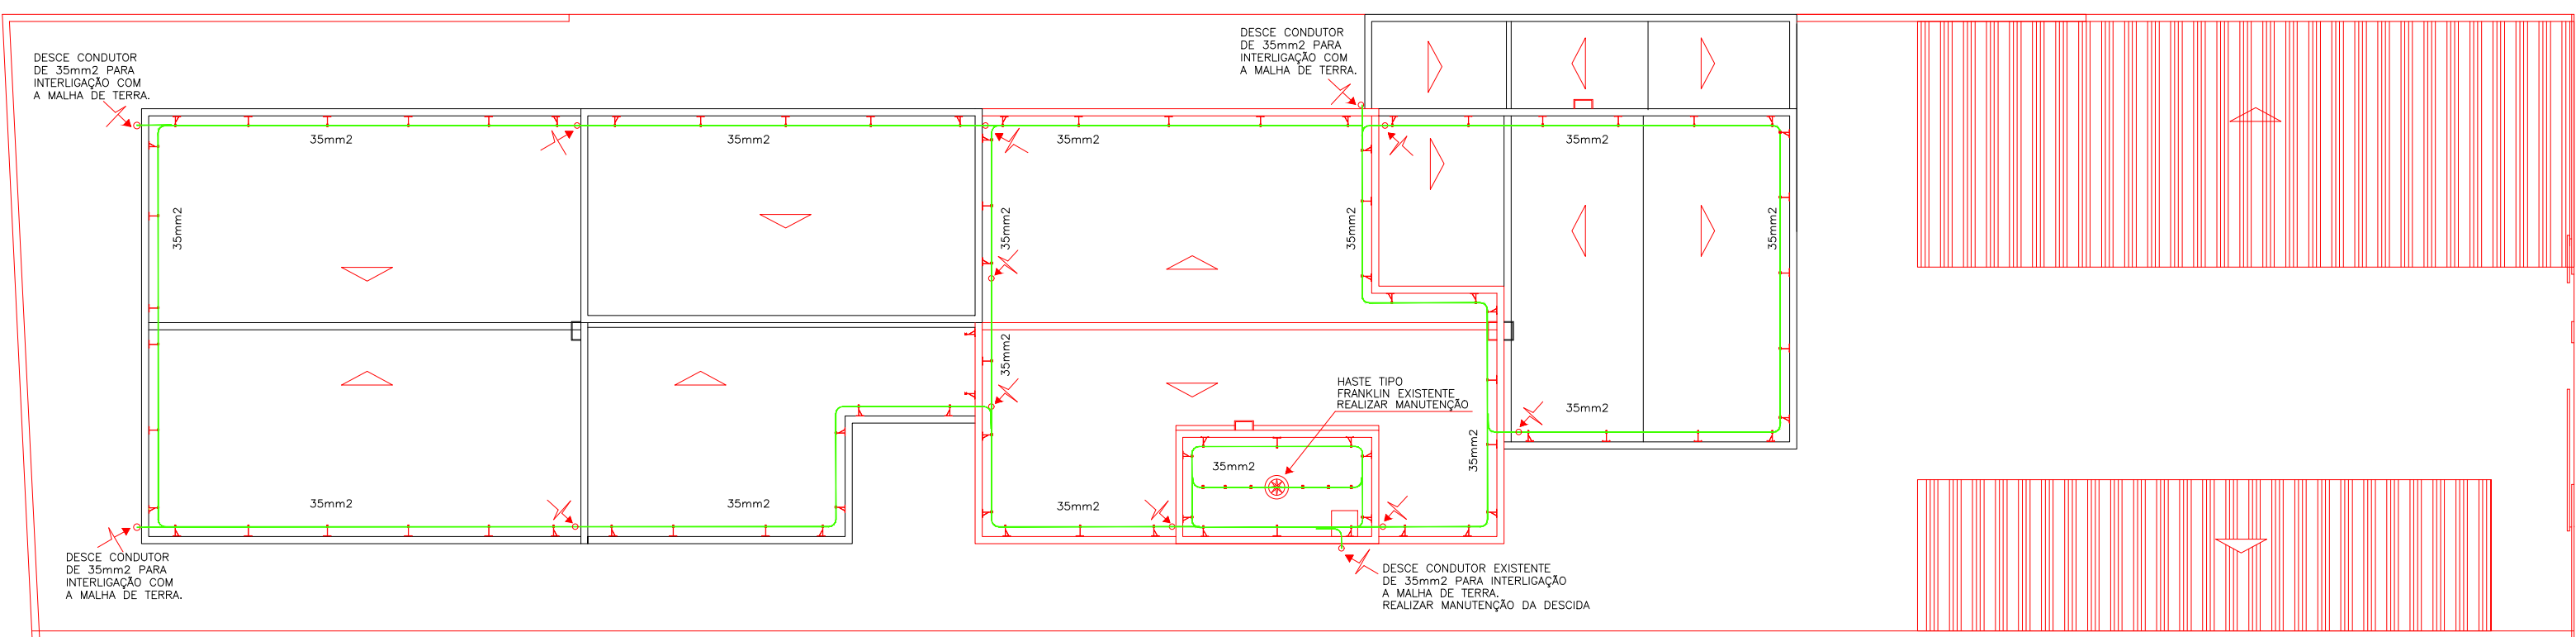


SIMBOLOGIA PARA O ATERRAMENTO – SPDA	
	CABO DE COBRE NÚ DE #35,0mm2, FIXO NA COBERTURA
	CABO DE COBRE NÚ DE #50,0mm2, ENTERRADO NO SOLO A UMA PROFUNDIDADE DE 50cm
	DESCE CABO DE COBRE NÚ DE #35,0mm2, E SERÁ CONECTADO À MALHA DE TERRA NO SOLO.
	CABO DE COBRE NÚ DE #35,0mm2, COM MUDANÇA DE NÍVEL
	SUPORTE CURTO REFORÇADO, CONFORME DETALHE 05.
	PÁRA-RAIOS TIPO FRANKLIN, COM HASTE DE 5,00 METROS, VER DETALHE 03.
	SUPORTE GUIA SIMPLES -
	ABRAÇADEIRA GUIA SIMPLES, PARA MASTRO, DUAS DESCIDAS.
	SUPORTE GUIA REFORÇADO PARA QUINA, TIPO 90°.
	HASTE DE AÇO COBREADO DE #20x2500mm , ENTERRADA VERTICALMENTE NO SOLO NO INTERIOR DE CAIXA DE INSPEÇÃO, DETALHE 01 E 02.
OBSERVAÇÕES: - DIMENSÕES DE CABOS E HASTES SEMPRE COM SOLDA EXTERMINA - USAR CONECTORES FENADOS SEMPRE QUE HOUVER MUDANÇAS DE DIREÇÃO DO CABO E P/ MANTE-LO ESTICADO.	



COBERTURA
ESC. 1/100

A	28/07/09	REVISÃO PARA APROVAÇÃO	STEVEN KEIL
LETRA	DATA	EMISSÃO INICIAL	STEVEN KEIL
		DESCRIÇÃO	DESENHO
		REVISÕES	
 MINISTÉRIO PÚBLICO PROCURADORIA-GERAL DE JUSTIÇA DIVISÃO DE ARQUITETURA E ENGENHARIA			
OBRA	PROMOTORIAS DE JUSTIÇA DE CRUZ ALTA		ÁREA TOTAL AMPLIAÇÃO 283,94 m2
ESPECIFICAÇÃO	Projeto de Instalações de Para-Ráio Planta Baixa – Cobertura		DATA JULHO/2009
LOCAL	Rua Voluntários da Pátria, n° 729.		ÚLTIMA ATUALIZAÇÃO VERSÃO A
	DIRETOR-GERAL		ESCALA 1:100
			DESENHO STEVEN KEIL
COORD. DIV. ENG. MP	RESPONSÁVEL TÉCNICO PELO PROJETO		PRANCHA
ARQ. HUGO GINO PASQUINI CREA/RS 37729	CIPAL CREA/RS 118593		PR-02/03