


- O projeto contempla a substituição completa do sistema de climatização existente, incluindo todas as redes frigorígenas existentes;
- A nova rede frigorígena de interligação entre a unidade interna e externa deverá ser executada embutida na parede e/ou conforme detalhado;
- A execução dos drenos será realizada em tubos de PVC rígido Ø25 mm, com as devidas conexões, embutidos nas paredes, com espera posicionada na parte posterior de cada unidade evaporadora e direcionamento até as redes de drenagem já existentes e/ou conforme detalhado;
- O fechamento dos rasgos deverá ser executado com a aplicação de tela de reforço e argamassa aditivada com produto antiumidade;
- Será realizada a substituição de todos os suportes existentes das unidades condensadoras, instalando-se **novos suportes metálicos reforçados em aço galvanizado**, fixados à parede, utilizando exclusivamente parafusos e arruelas galvanizadas;

- A borda superior das unidades evaporadoras deve ficar a 15cm, no mínimo, de distância do forro (gesso ou laje), sem afetar a estrutura de concreto armado;
- A altura do piso à face superior das unidades evaporadoras deverá ser confirmada com a fiscalização da obra.

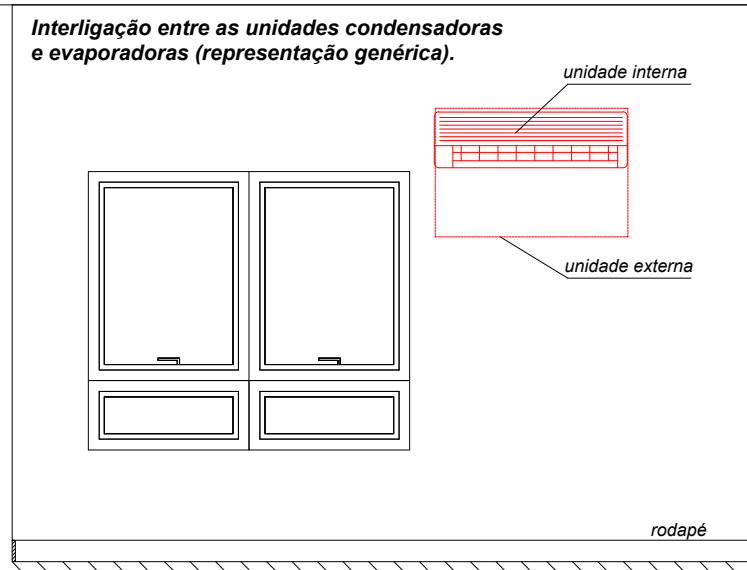


- ⚡ Espera elétrica 220 V com aterramento, instalada em tomada alta, padrão vigente, alimentada por disjuntor 20 A
- 🚰 Ponto de dreno em PVC Ø 25 mm

 Sistema quente e frio com rotação variável

 Sistema frio com rotação variável

Consumo do ponto (Watts)

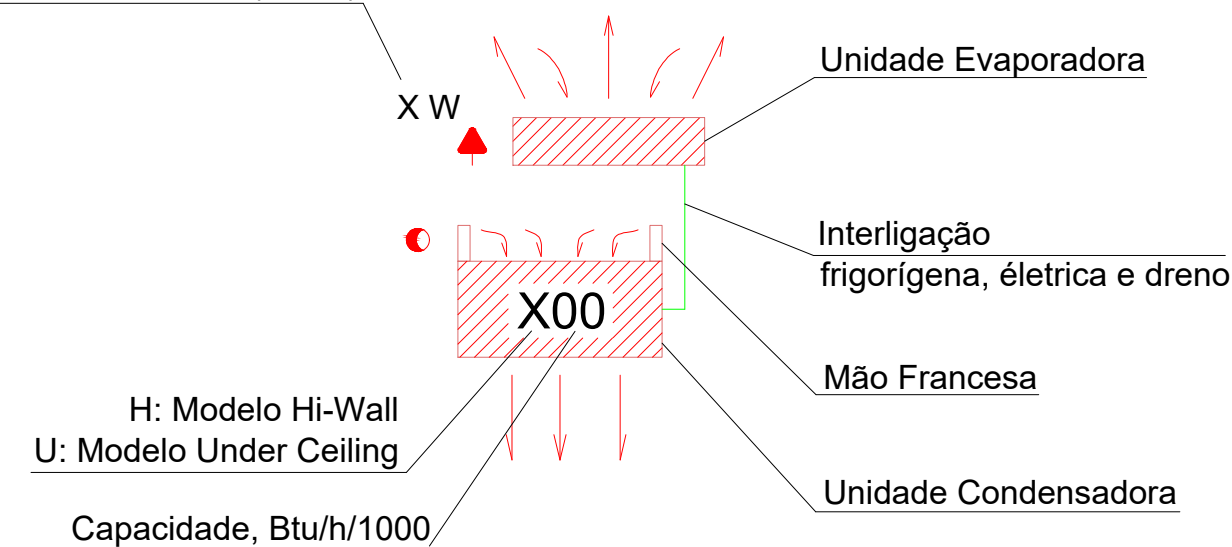

Item	Andar	Local	Potência (BTU/h)	Aparelho	Modelo	Tipo	Consumo (W)
1	Térreo	Recepção	12.000	Novo	Hi-wall	q/f	1100
2	Térreo	Atendimento	12.000	Novo	Hi-wall	q/f	1100
3	Térreo	Sala de Reuniões	12.000	Novo	Hi-wall	q/f	1100
4	Térreo	Estagiários	12.000	Novo	Hi-wall	q/f	1100
5	Térreo	Gabinete 2	12.000	Novo	Hi-wall	q/f	1100
6	Térreo	Sala de Informática	9.000	Novo	Hi-wall	frio	830
7	Térreo	Gabinete 1	12.000	Novo	Hi-wall	q/f	1100
8	Térreo	Assessoria	12.000	Novo	Hi-wall	q/f	1100
9	Térreo	Secretaria	18.000	Novo	Hi-wall	q/f	1650



MINISTÉRIO PÚBLICO
PROCURADORIA-GERAL DE JUSTIÇA
DIVISÃO DE ARQUITETURA E ENGENHARIA

OBRA		PROMOTORIAS DE JUSTIÇA DE CERRO LARGO	ÁREA TOTAL
CONTEÚDO		CLIMATIZAÇÃO - PLANTA BAIXA - TÉRRO	ESCALA 1/75
ENDEREÇO		AVENIDA 20 DE SETEMBRO, 595 - FLORESTA	DATA 26/01/2026
PROCURADOR-GERAL DE JUSTIÇA	DIRETOR-GERAL		ÚLTIMA ATUALIZAÇÃO
			DESENHO Izaquiel Vaz
COORD. DIVISAO DE ARQUITETURA E ENGENHARIA MP/RS RESPONSÁVEL TECNICO PROJETO	PROJETO		PRANCHA
ENG. MIGUEL SIMÕES NETO CREA/RS 124.610	ENG. IZAQUIEL DOS SANTOS VAZ CREA/RS 243260		1/3